


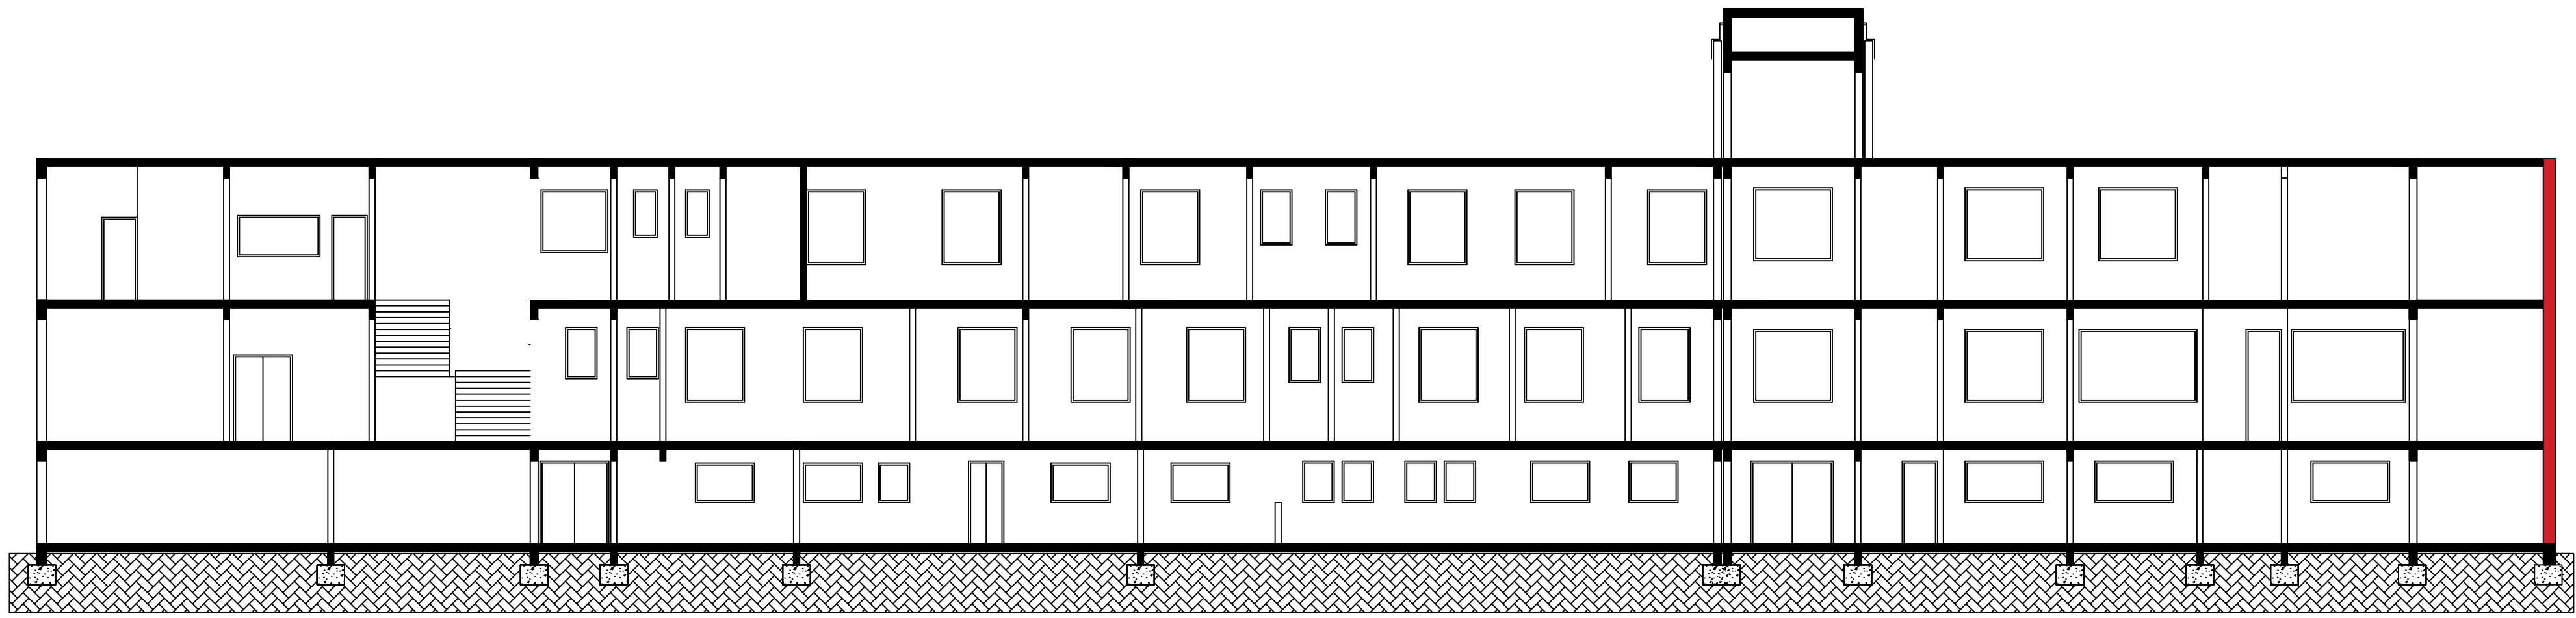


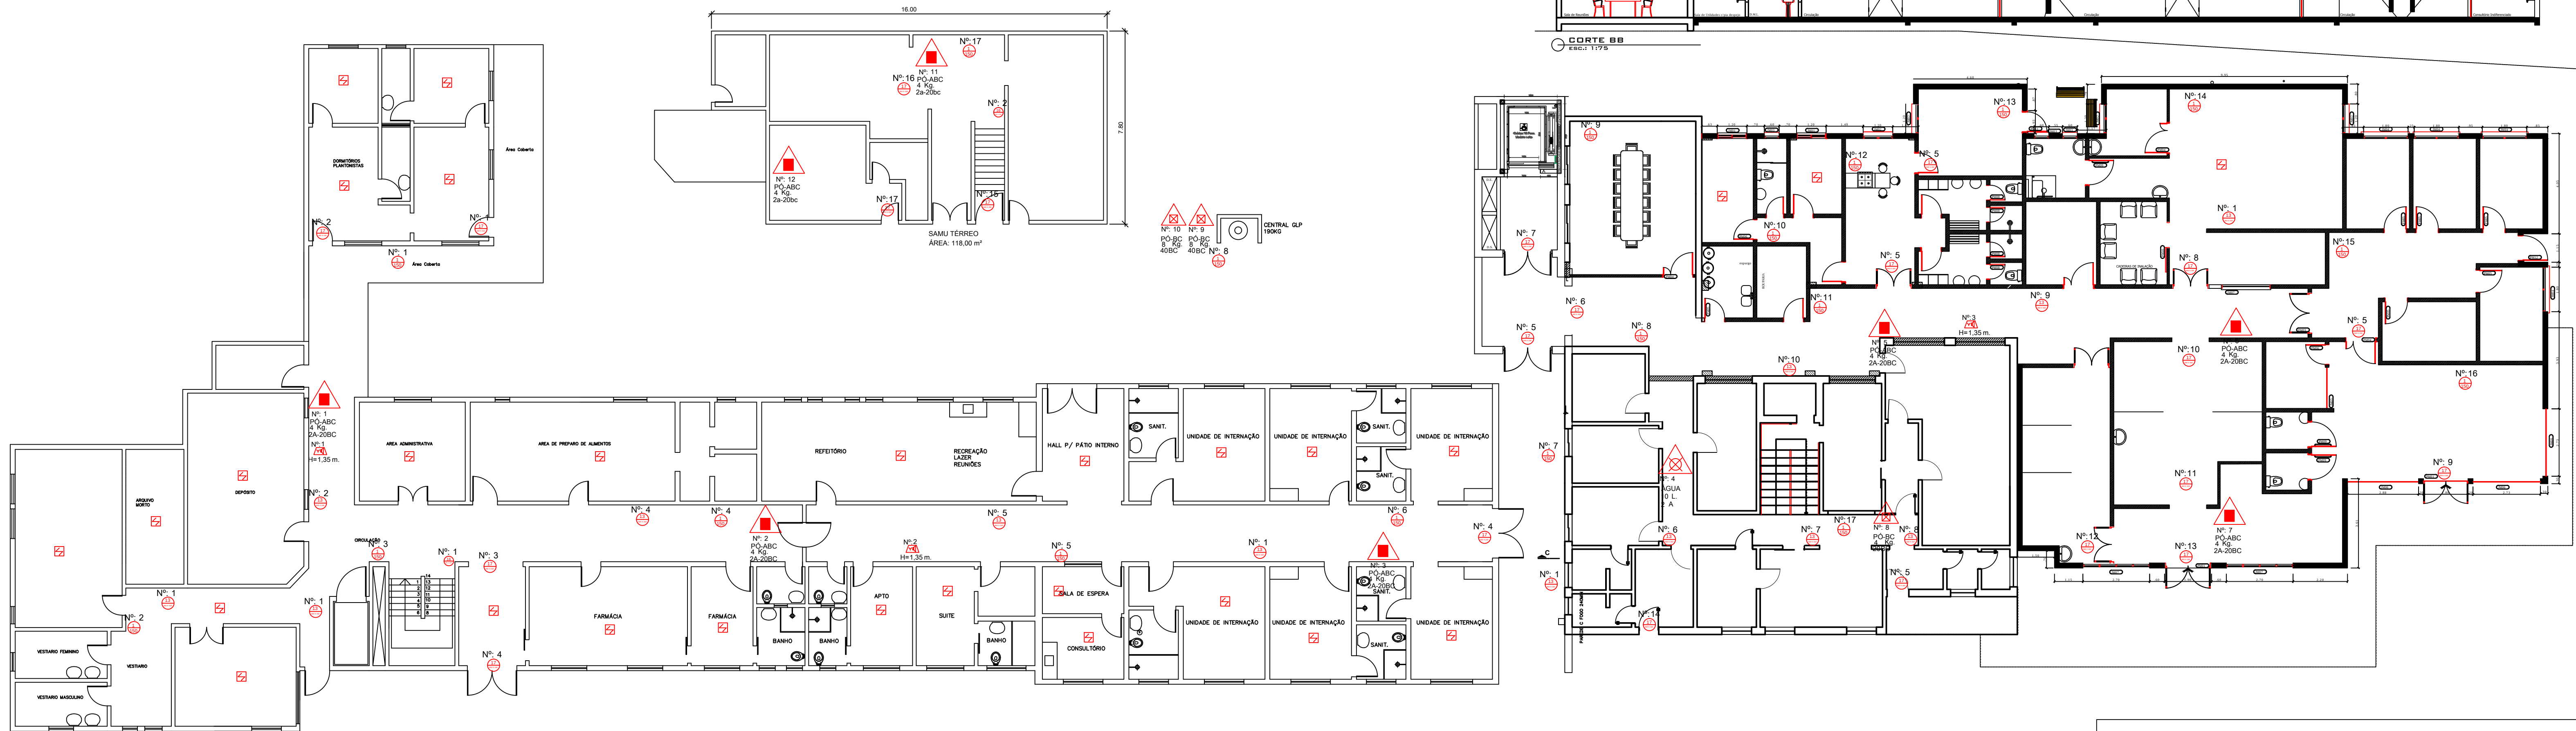

PLANTA DE CORTE BB

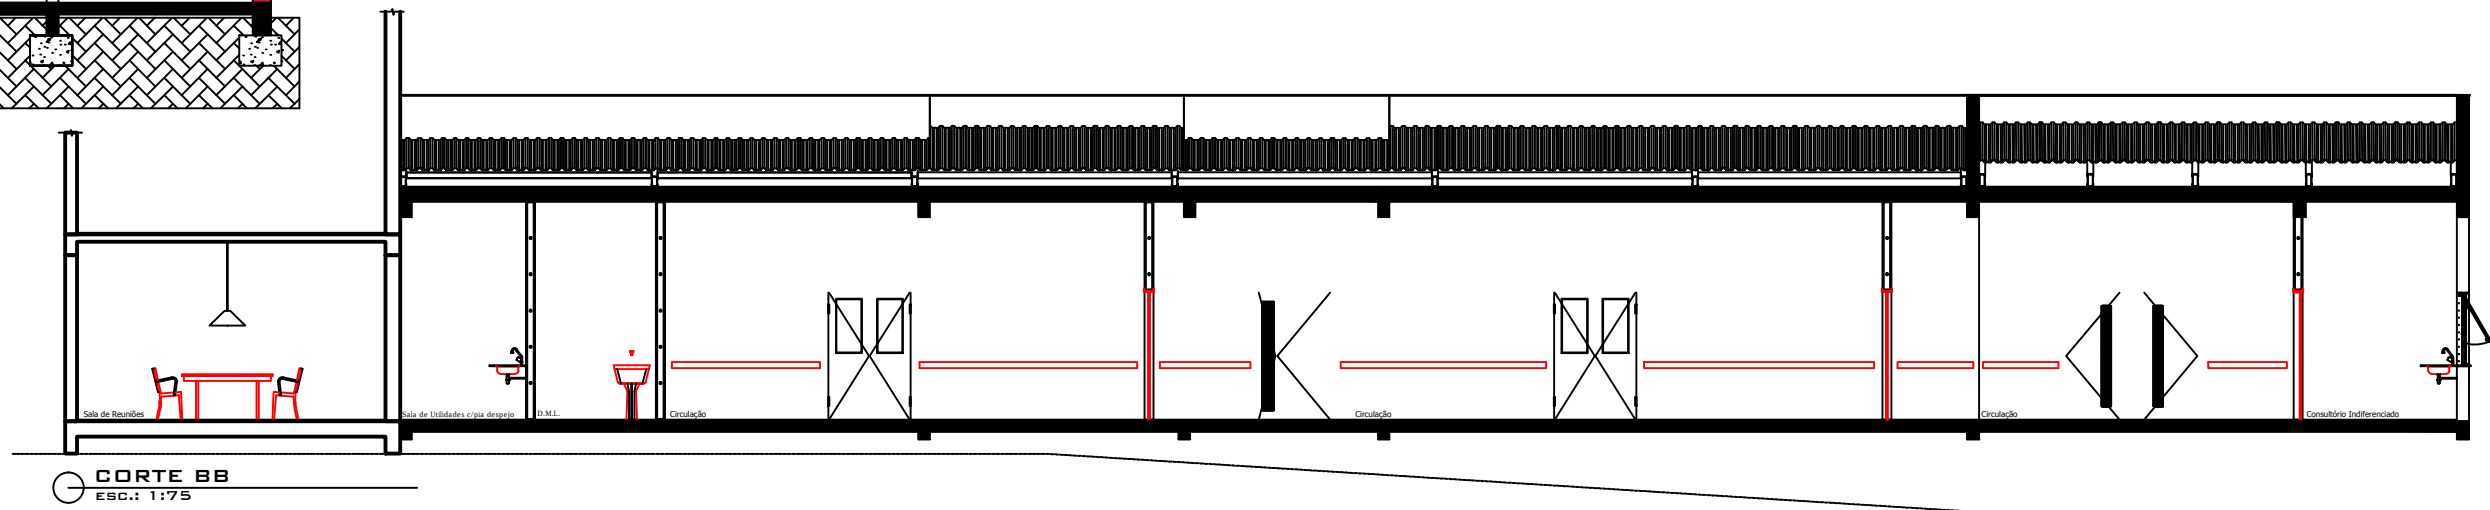

Planta baixa: Subsolo
área: 1.642,43 m²

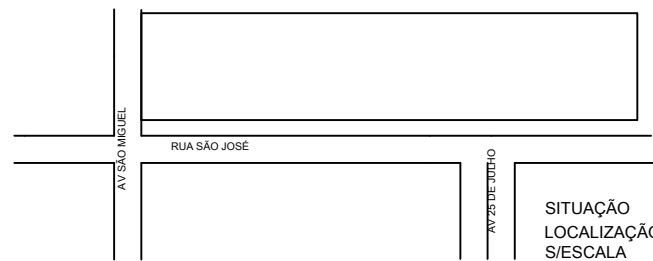

SITUAÇÃO
LOCALIZAÇÃO
S/ESCALA

Plano de Prevenção e Proteção Contra Incêndio

EXTINTORES
Dois Irmãos

Eng. Químico
GULHERME ADALBERTO BRAUN - CREA RS209736
Telefone: (51) 3564 6275

RAZÃO SOCIAL: MUNICIPIO DOIS IRMÃOS - HOSPITAL SÃO JOSÉ

ENDEREÇO: AV SÃO MIGUEL, 482 - CENTRO - DOIS IRMÃOS

PROPRIETÁRIO: TÂNIA TEREZINHA DA SILVA

RESPONSÁVEL PPCI: GULHERME ADALBERTO BRAUN - CREA RS209736

PRANCHA: Planta Baixa - Corte - Sit. Localização

DATA: ABR/2017

ÁREA: 3.989,48 m²

ESCALA: 1:125