


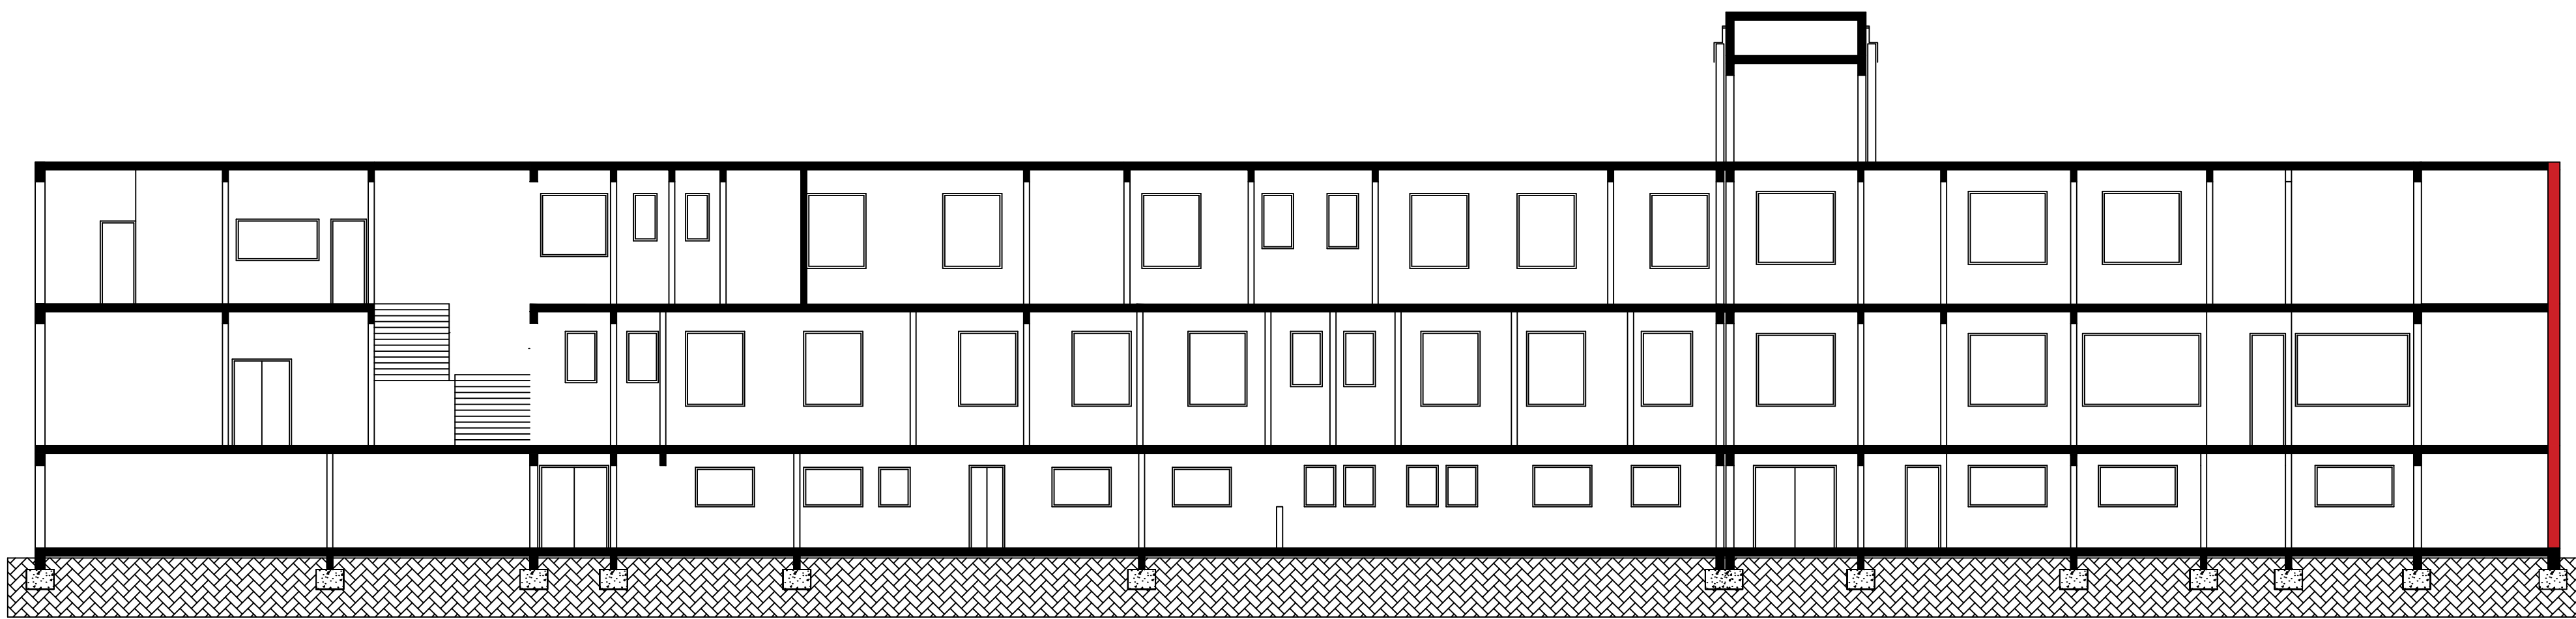


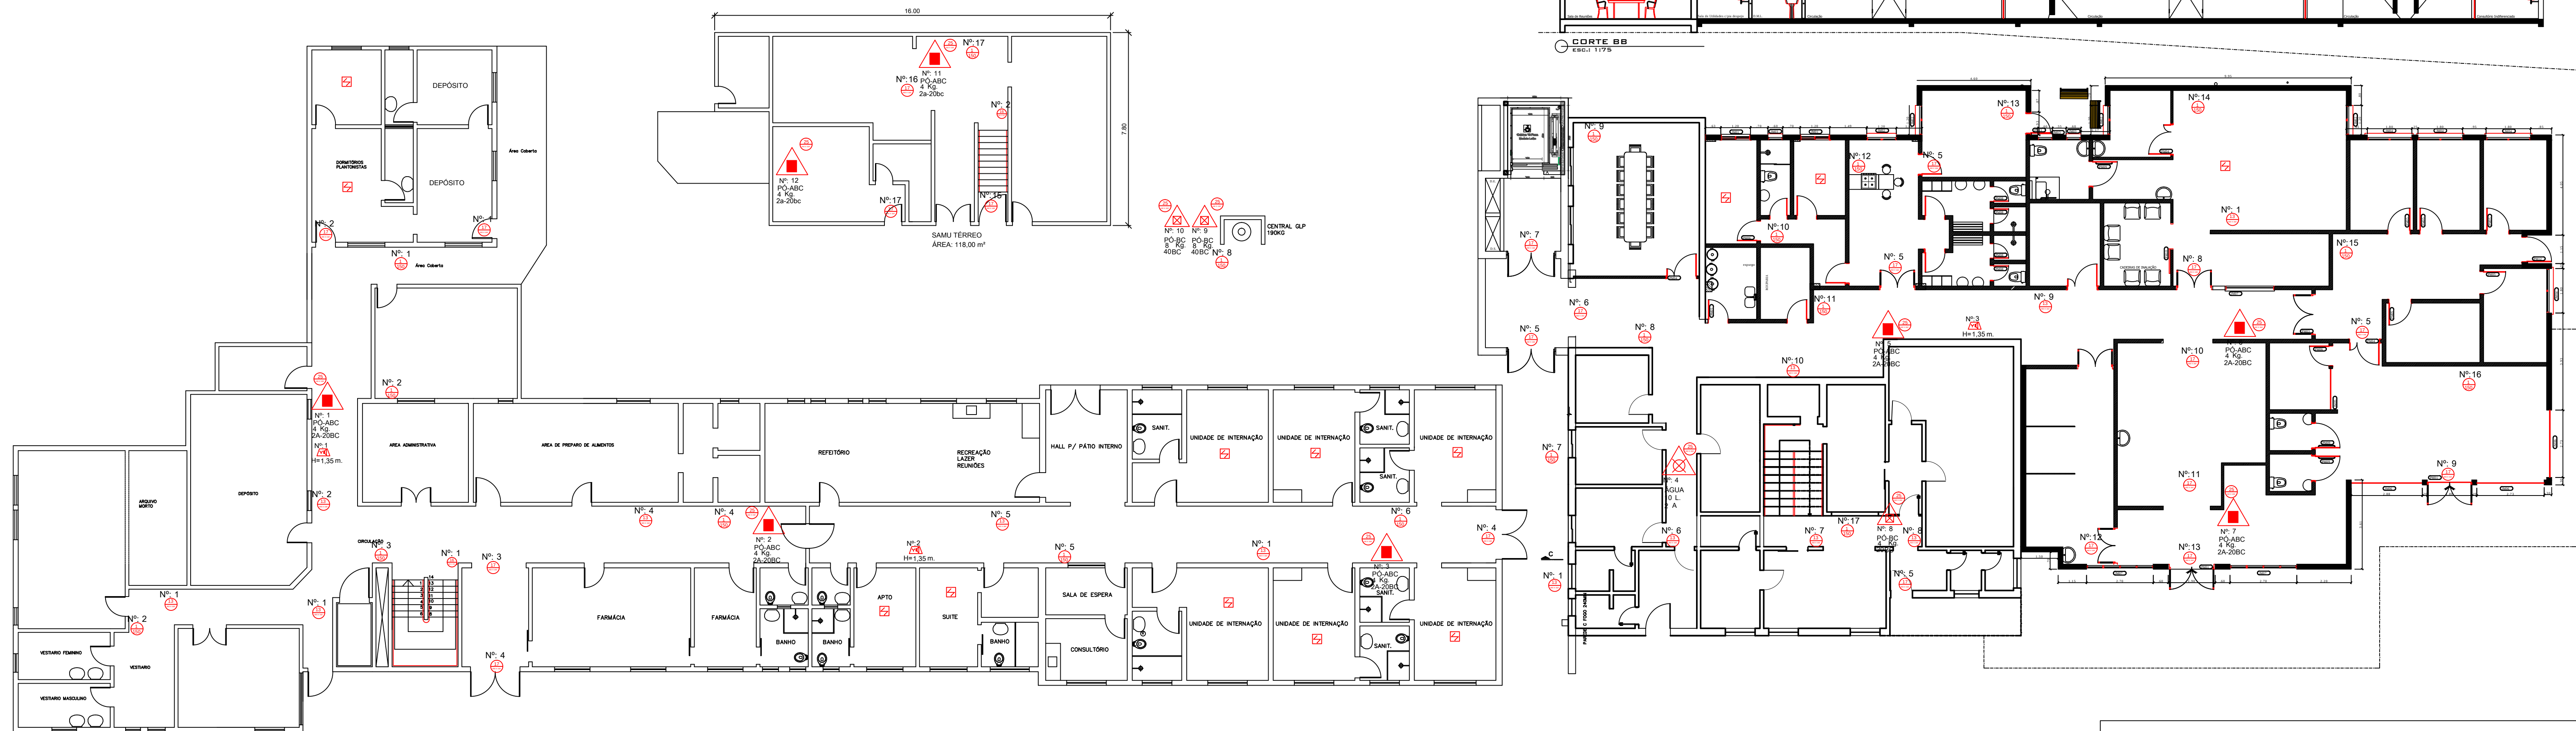

PLANTA DE CORTE BB

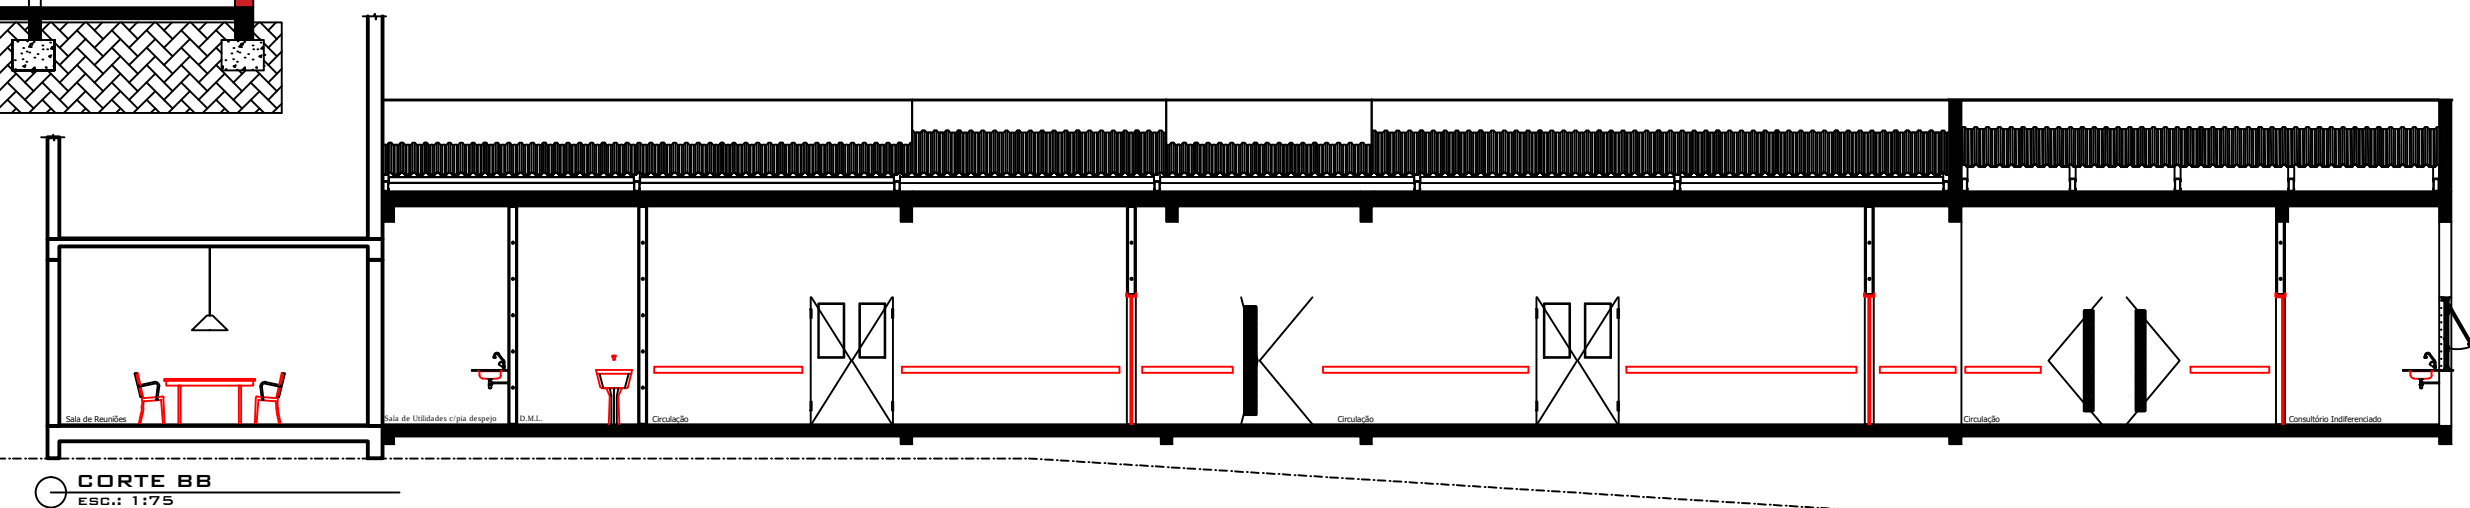

Planta baixa: Subsolo
área: 1.670,43 m²

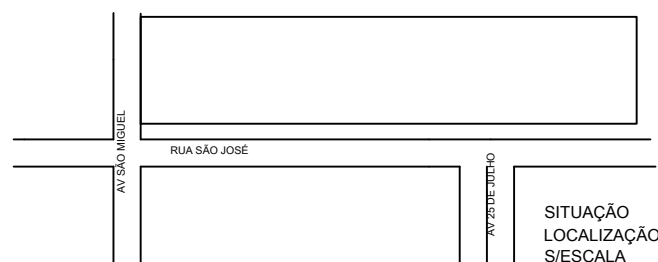

Plano de Prevenção e Proteção Contra Incêndio		
EXTINTORES Dois Irmãos		
Eng. Químico GUILHERME ADALBERTO BRAUN - CREA RS209736 Telefone: (51) 3564 6275		
RAZÃO SOCIAL: MUNICIPIO DOIS IRMÃOS - HOSPITAL SÃO JOSÉ		
ENDEREÇO: AV SÃO MIGUEL, 482 - CENTRO - DOIS IRMÃOS		
PROPRIETÁRIO: TÂNIA TEREZINHA DA SILVA		
RESPONSÁVEL PPCI: GUILHERME ADALBERTO BRAUN - CREA RS209736		
PRANCHA: Planta Baixa Sub Solo - Corte - Sit. Localização		
DATA: ABR/2017	ÁREA: 4.017,48 m²	ESCALA: 1:125